
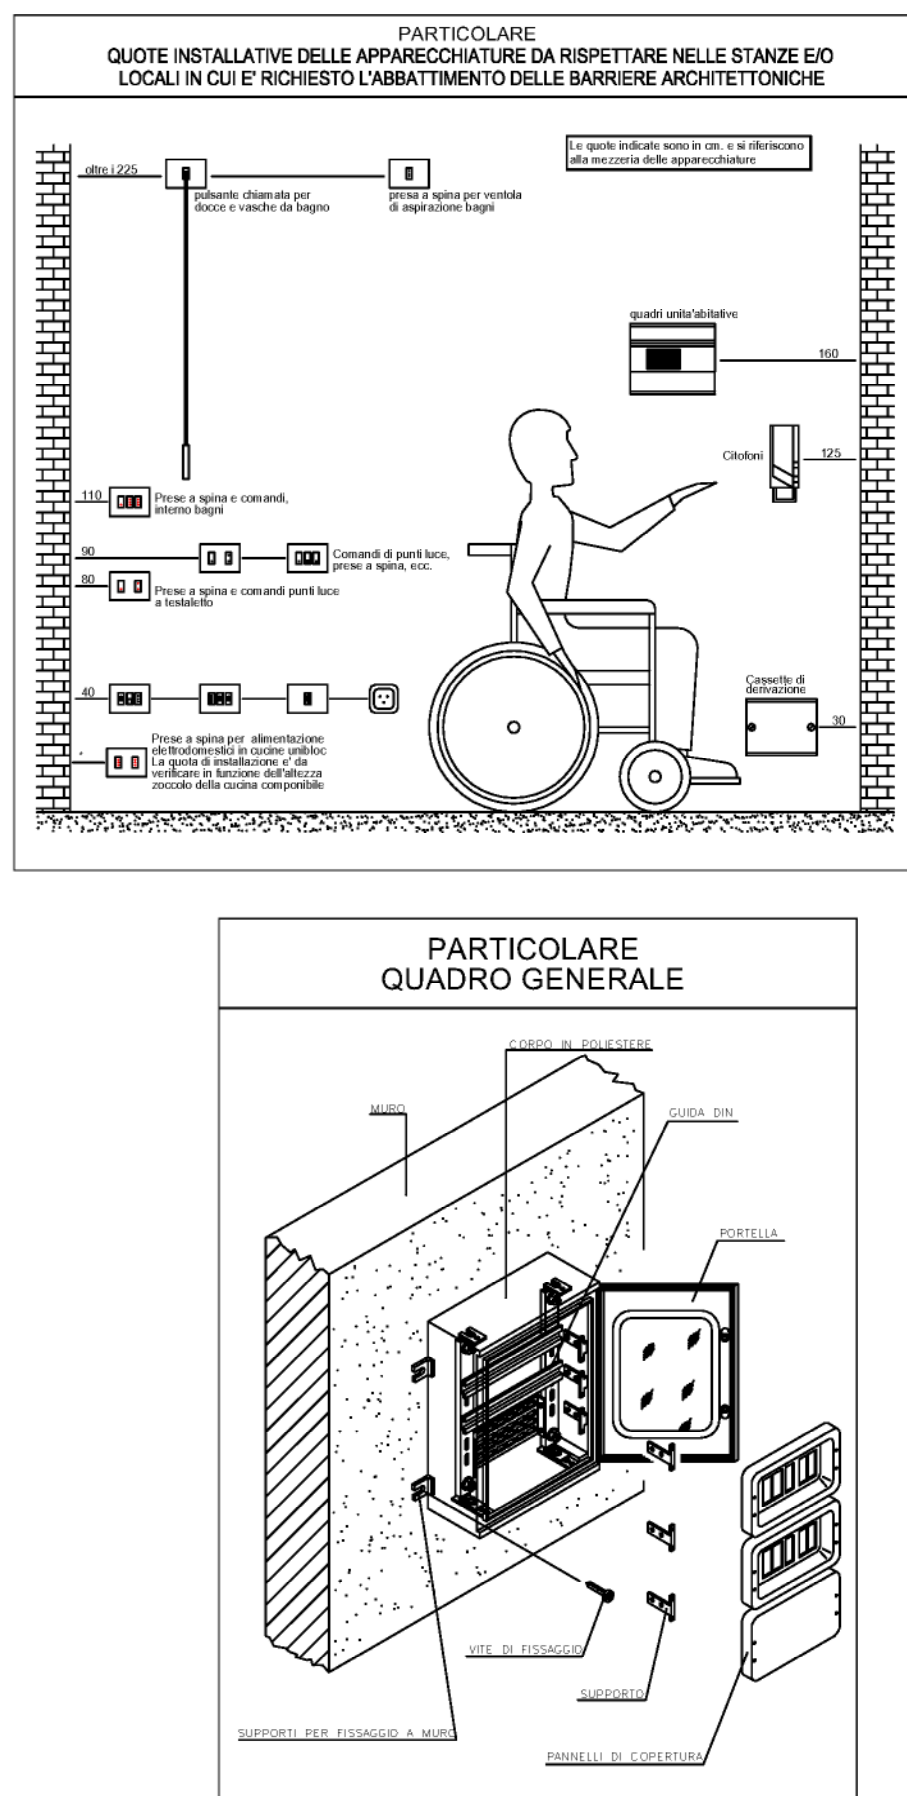


COLORE ROSSO : SOSTITUZIONE
COLORE BLU: NUOVA INSTALLAZIONE
COLORE VERDE: LEVO MATERIALE

	CONTATORE ENERGIA ATTIVA
	QUADRO ELETTRICO
	CENTRALE IMPIANTI SPECIALI
	POZZETTO ISPEZIONABILE
	POZZETTO CON DISPENSORE DI TERRA VERTICALE
	DISPENSORE DI TERRA VERTICALE
	COLLETTORE DI TERRA
	LOCALE EGUALIZZATO / PUNTO DI EGUALIZZAZIONE
	DISPENSORE DI TERRA ORIZZONTALE (CORDA CON CONDUTTORE PE)
	CONDUTTORE SOTTORACCORDA
	CONDUTTORE A PARETE
	CONDUTTORE INTERRATO
	PERCORSO MONTANTE
	PERCORSO DISCESA
	CANALE METALLICO / PVC A VISTA
	SCATOLA DI DERIVAZIONE IP 65 MIN.
	INTERRUTTORE
	DEVIAZIONE
	INVERTITORE
	PULSANTE
	PULSANTE CHIAMATA
	PULSANTE A TRANTE
	PULSANTE LUMINOSO
	PULSANTERIA
	COMANDO A PULSANTE
	PULSANTE CON TARGA / CAMPANELLO
	COMANDO A CHIAVE
	APPORTO ELETTRICO
	TERMOSTATO AMBIENTE
	ALLARME PER DISABILI CON TACITATORE
	CICLONIZZATORE
	CITOFONO PER ESTERNI / INTERNI
	FOTOCELLA PER CANCELLI
	PRESA TELEFONO / DATI
	PRESA TV / PRESA TV SAT
	LAMPIONE
	MOTORE ELETTRICO
	CONTATTO MAGNETICO
	SIRENA CITTADIA ACUSTICA
	TASTIERA RICEVIMENTO ALLARME
	BUCINERA A BADENA
	DIFFUSORE SEGNALE ACUSTICO
	CENTRALE RILEVAZIONE INCENDI
	PULSANTE DI SGANCIO
	COMANDO SEZIONAMENTO / INTERRUZIONE ALIMENTAZIONE ELETTRICA
	PUNTO LUCE A SOFFITTO
	PUNTO LUCE A PARETE
	PROIETTORE PER ESTERNI A FASIO STRETTO
	PROIETTORE PER INTERNI A FASIO LARGO
	CORPO ILLUMINANTE PER ESTERNI SU PALO
	PLAFONIERA FLUORESCENTE 2x36W
	PLAFONIERA FLUORESCENTE 1x36W
	PLAFONIERA FLUORESCENTE 1x36W
	PLAFONIERA FLUORESCENTE 1x36W
	LAMPADA ILLUMINAZIONE DI EMERGENZA S.E. AUTOLIM. 2xW 600h ALIT 60 IP40
	LAMPADA ILLUMINAZIONE DI EMERGENZA S.E. AUTOLIM. 2xW 600h ALIT 60 IP65
	INDICATORE DI VIA DI FUGA S.A. MONO O BIFACCIALE
	UTILIZZATORE ELETTRICO GENERICO
	VENTILATORE
	COMANDO VENTILATORE
	ASPIRATORE ELETTRICO
	VENTILCONNETTORE / SPILT
	BOLLER ELETTRICO
	POMPA
	PRESA 10/16A O SHUKO
	PRESA INTERBLOCCATA 16A - 230V CON FUSIBILE
	PRESA INTERBLOCCATA 16A - 400V CON FUSIBILE

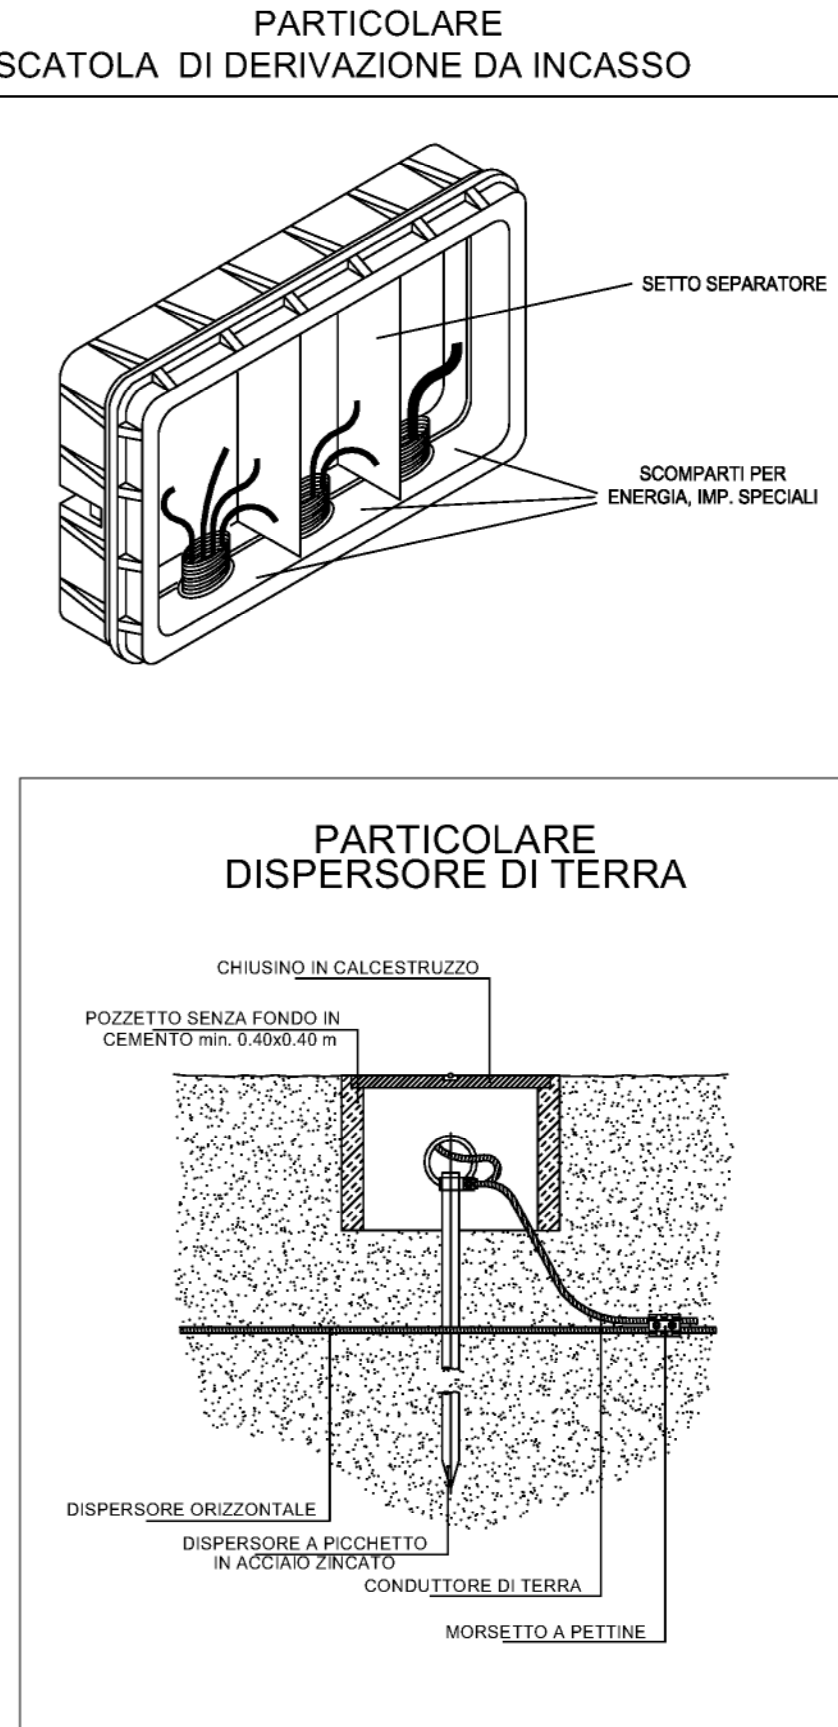

COMUNE DI ABANO TERME
PROVINCIA DI PADOVA

PROGETTI
PROGETTAZIONE PREVENZIONE INCENDI - SICUREZZA - IMPIANTI TECNICI - ENERGIE RINNOVABILI
VIA TOMBECCAN FAVA, 47 35123 PADOVA - tel. +39 049844362 fax +39 049844368 e-mail: info@progetti.it

PROGETTO ESECUTIVO

Comittente: **COMUNE DI ABANO TERME**
Piazza Caduti, 1 - 35031 Abano Terme (PD)

Progetto: Scuola materna e asilo nido integrato "MONTEROSSO"
sito in Via S. Bartolomeo, 3 - 35031 Abano Terme (PD)

In Questa Tavola: **ADEGUAMENTO ALLE NORME DI PREVENZIONE INCENDI**
IMPIANTI ELETTRICI
PIANTA PIANO TERRA - STATO DI PROGETTO

N° Tavola: IE03	Scala: 1:100	Data: 18 Maggio 2020	Disegnato da: G.B.	
	Codice Commessa: 0302002	Nome File: 0302002_IE03_REV00	Controllato da: D.S.	

Timbro e Firma:

© RIPRODURRE LA PROPRIETÀ DI QUESTO DOCUMENTO, CON DRETTO O INDIRETTO, ANCHE PARZIALMENTE, È DIVERSAMENTE CONSIDERATO UN ILLECITO SENZA NECESSARIA AUTORIZZAZIONE SCRITTA

