


PARTICOLARE IMPIANTO ILLUMINAZIONE
ZONA AMPLIAMENTO

Pulsante di allarme e segnalazione
ottico-acustica collegata all'impianto
esistente sulla scuola con cavo tipo PH30
colore rosso

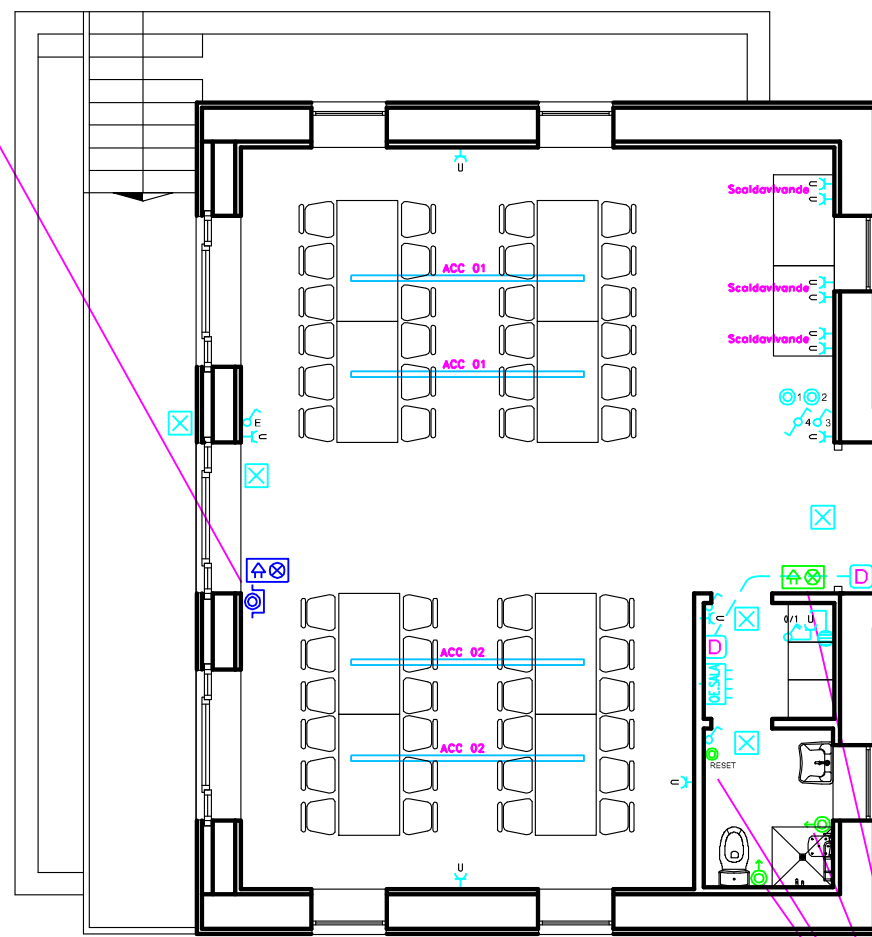

Sistema chiamato bagno disabili
composto da pulsante a tirante,
segnalazione ottico acustica fuori porta
e pulsante di reset

PVC 3032, sotto scalo


PVC 10332, tipo rigido a parete

Derivazione nuova linea di
alimentazione a servizio del
quadro elettrico della nuova
salaletta

LEGENDA SIMBOLI

Simbolo	Descrizione
	QUADRO ELETTRICO
	INTERRUTTORE UNIPOLARE
	DEVIATORE
	PRESA PER USO CIVILE TIPO BIPASSO(0) 10/16A E UNIVERSALE (U)
	PUNTO LUCE A SOFFITTO
	CORPO ILLUMINANTE A PLAFONE RETTANGOLARE LED 13,5W
	CORPO ILL. FARETTO QUADRATO INCASSO LED 11,5W IP55
	CORPO ILLUMINANTE A SOSPENSIONE LED 107W LUCE DIRETTA/INDIRETTA DIMERABILE 5300+7900 lm
	CORPO ILLUMINANTE A PLAFONE 10W LED 3000K 1000lm
	CORPO ILLUMINANTE A PLAFONE 17W LED 3000K 1600lm
	LAMPADA AUTONOMA DI EMERGENZA 450 lm

Simbolo	Descrizione
	PUNTO TERMISTATO AMBIENTE
	CASSETTA DI DISTRIBUZIONE CIRCUITO ENERGIA (EN) POSA A VISTA
	CASSETTA DI DISTRIBUZIONE CIRCUITO ENERGIA (EN) POSA AD INCASSO
	AVVISATORE OTTICO - ACUSTICO ALLARME ANTINCENDIO
	PULSANTE ATTIVAZIONE MANUALE ALLARME INCENDIO
	PULSANTE A TIRANTE CHIAMATA E PULSANTE DI RESET
	SIRENA OTTICO-ACUSTICA CHIAMATA WC DISABILI
	PUNTO ALIMENTAZIONE TAPPARELLA MOTORIZZATA

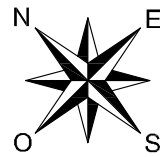

CITTA' DI ABANO TERME

LAVORI DI AMPLIAMENTO E MANUTENZIONE STRAORDINARIA DELLA SCUOLA PRIMARIA "E. DE AMICIS" A GIARRE

COMMITTENTE: "CITTA' DI ABANO TERME"
Piazza Caduti, 1 - 35031 ABANO TERME (PD)
Tel. 049-8245111

PROGETTAZIONE: **CMP**
ARCHITETTO MASSIMO CARTA MANTIGLIA PASINI
Piazza De Gasperi n° 28 35131 PADOVA
Tel. 049-8752345 Fax 049-8313045

CODICE COMMITTENTE COM/AT	CODICE COMMESSA 172/2019	FASE COMMESSA PROGETTO DEFINITIVO-ESECUTIVO			
N° DISEGNO IE.01	ELABORATO S.B.	AGGIORNAMENTI	ELABORATO	VERIFICATO	
N° FILE IE.01.dwg	VERIFICATO M.C.M.P.				
SCALA 1:100	DATA 13/12/2019				
TITOLO DISEGNO DISTRIBUZIONE IMPIANTO ELETTRICO PIANO TERRA					
FIRME PROGETTISTI		FIRMA CAPOGRUPPO		FIRMA RESPONSABILE DEL PROCEDIMENTO	